



- LEGENDA
- GUIAS/SARJETAS EXTRUSADA
  - REBAIXAMENTO DE GUIA P/ RAMPA ACESSÍVEL


PLANTA BAIXA GUIAS/SARJETAS  
ESCALA 1:750

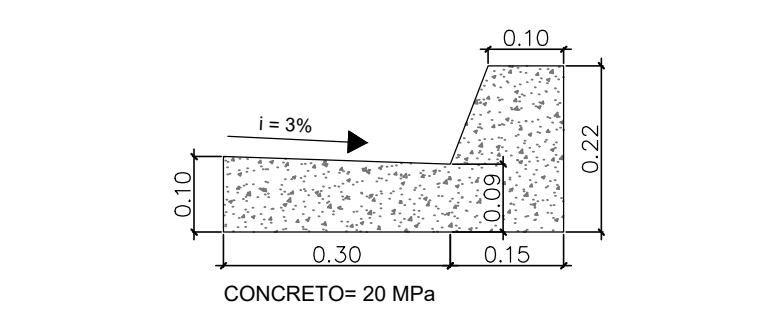

PERFIL DE GUIA E SARJETA  
ESCALA 1:10

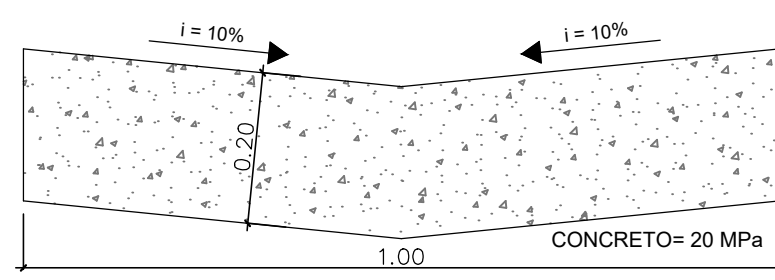


PERFIL DO SARJETÃO  
ESCALA 1:10

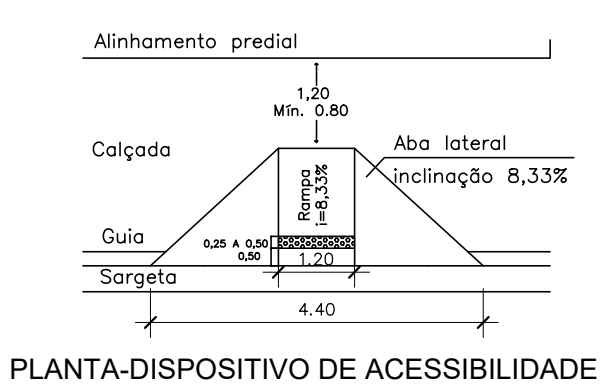

PLANTA-DISPOSITIVO DE ACESSIBILIDADE

VISTA EM PERSPECTIVA-DISPOSITIVO DE ACESSIBILIDADE

MODELO 1 DE REBAIXAMENTO DE GUIA  
SEM ESCALA

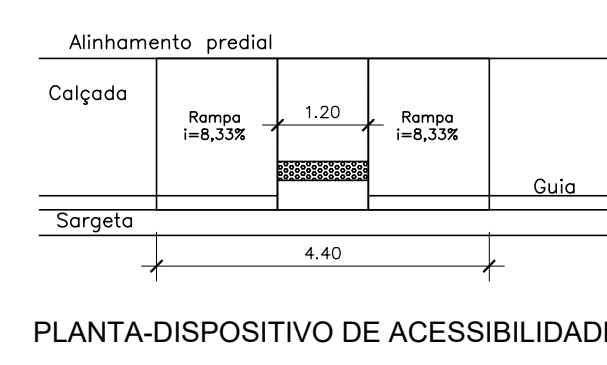

PLANTA-DISPOSITIVO DE ACESSIBILIDADE

VISTA EM PERSPECTIVA-DISPOSITIVO DE ACESSIBILIDADE

MODELO 2 DE REBAIXAMENTO DE GUIA  
SEM ESCALA